



Schnitt B-B

Ehem. Mühle

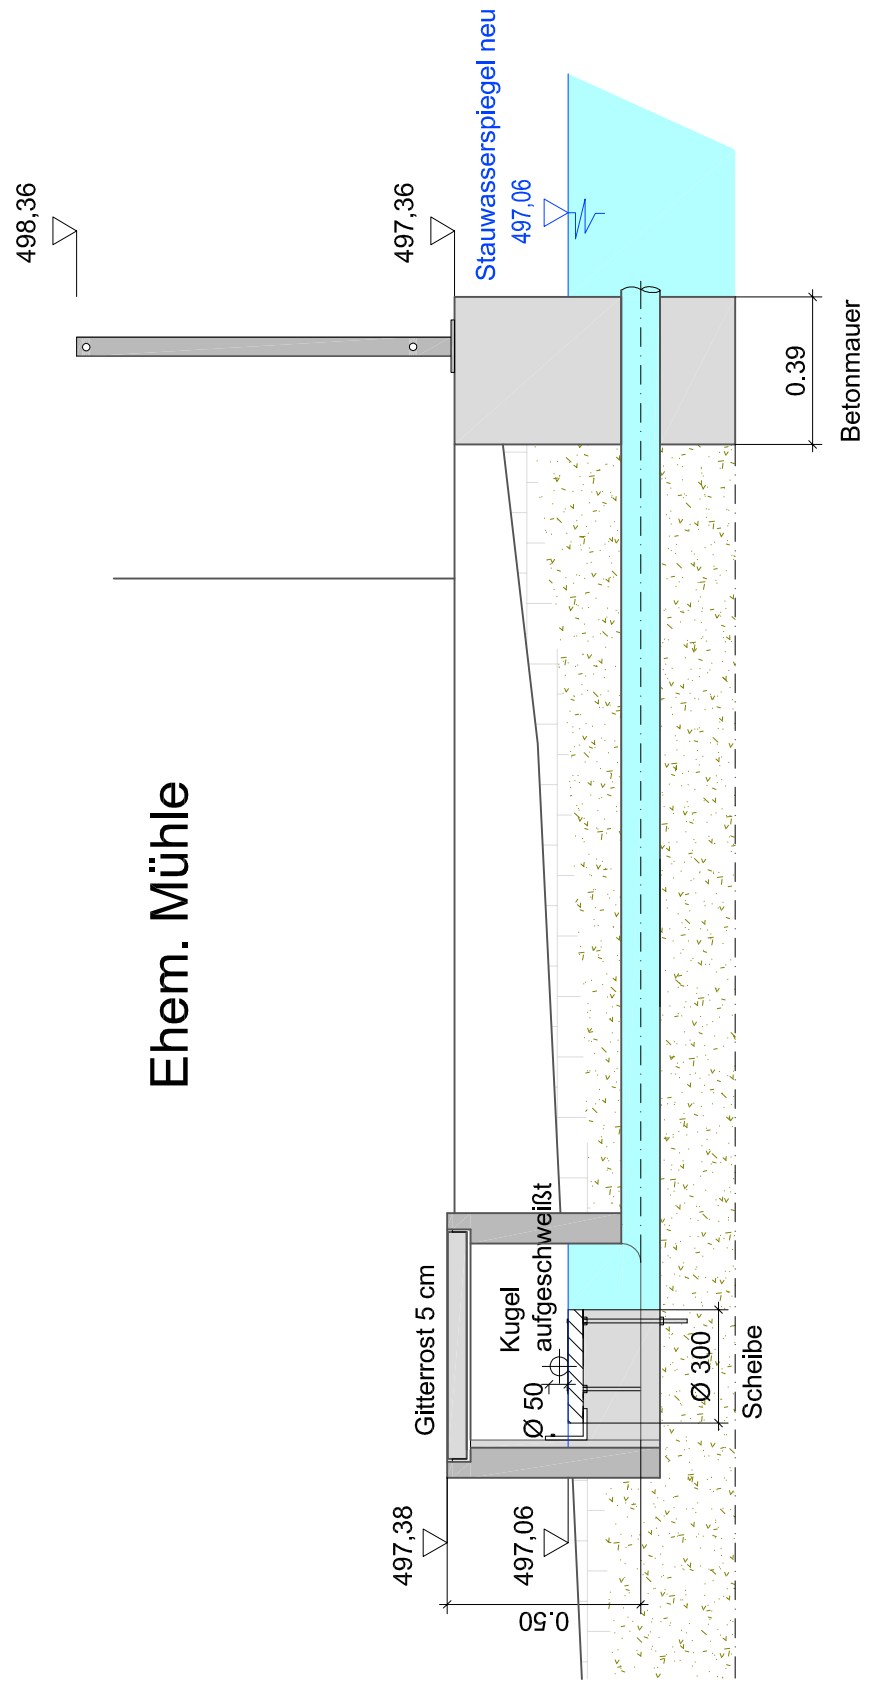


Schnitt A-A

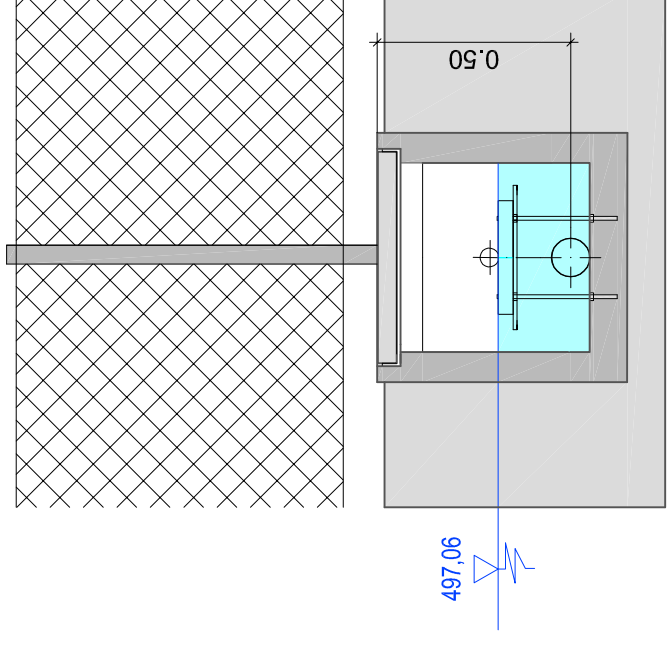

Eichpfahl alt


Erhöhung nach
Merkblatt Nr. 2.4/6
Bayerisches Landesamt
für Wasserwirtschaft

Ehem. Mühle

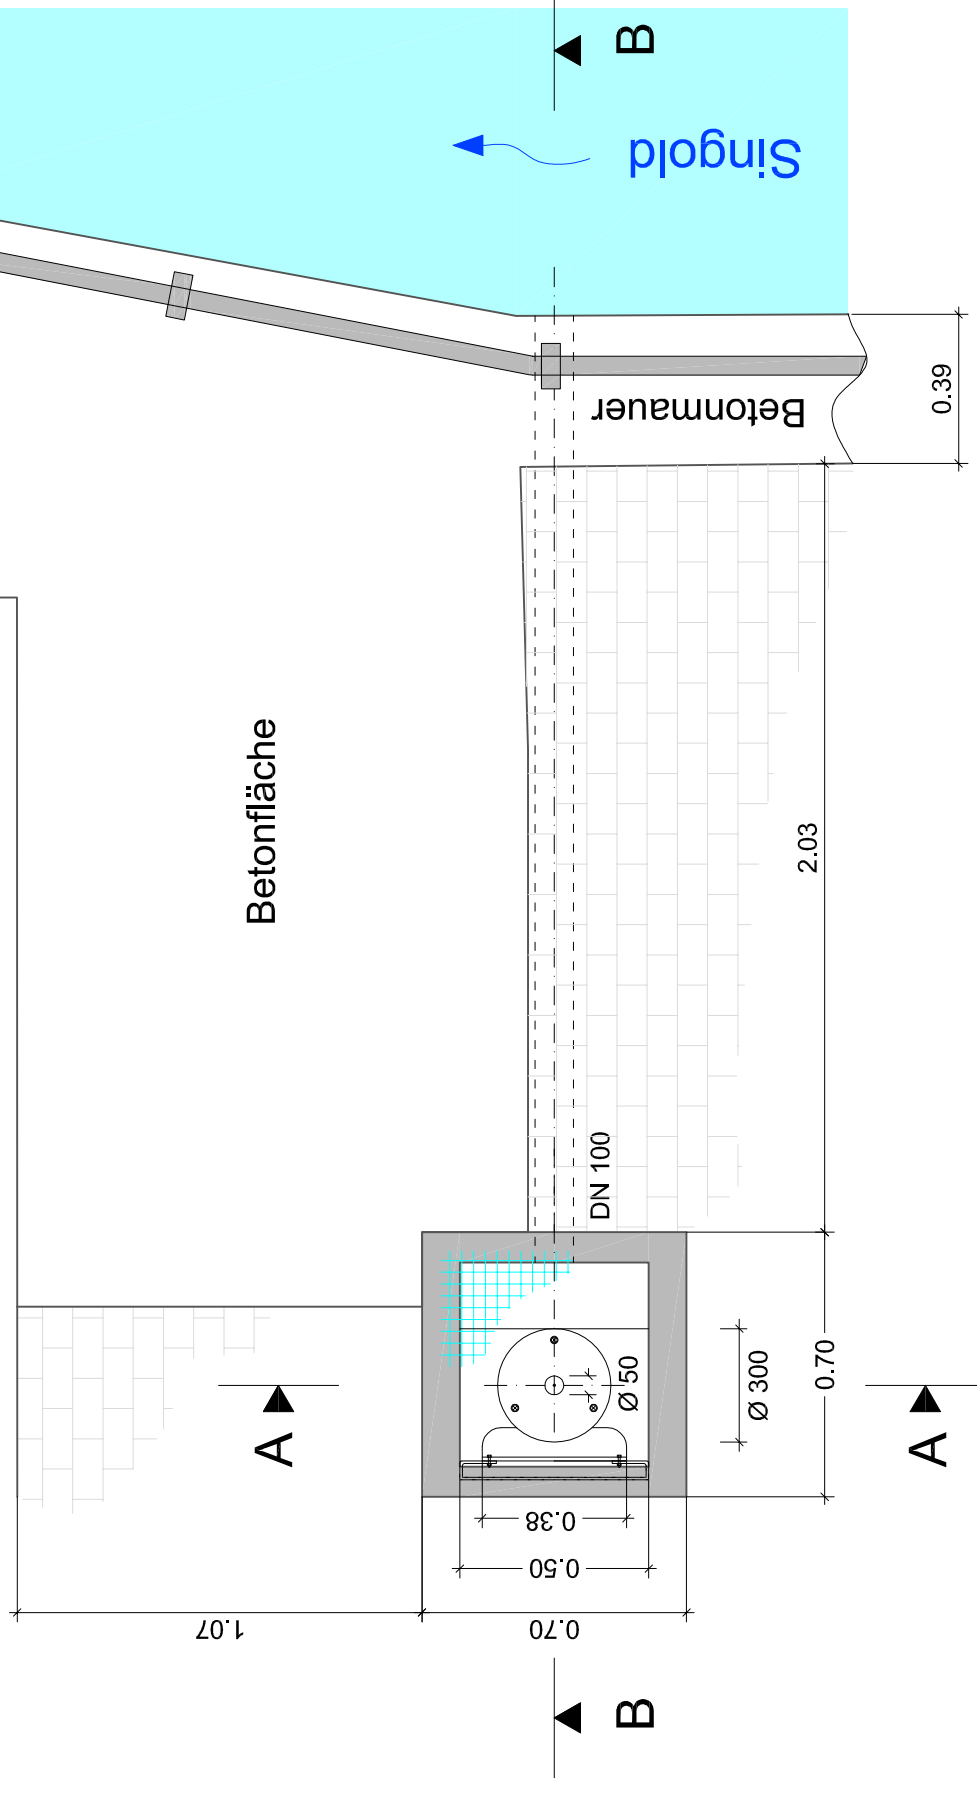

Grundriss

Gitterrost
Winkelisen 25x25x5

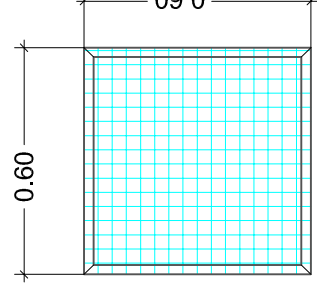

D									
C									
B									
A									
INDEX	ÄNDERUNG ALTERNATIVE	BEARBEITET DRAWN BY	GEZEICHNET DRAWN BY	GEPRÜFT CHECKED BY	DATUM DATE				

AUFTRAGGEBER:
GEZEICHNET VON:
Protzmann Robert
Zur Inninger Mühle 4
86199 Augsburg

PROJEKT TITEL:
PROJEKT TITEL:
**Stauzielerhöhung
Wasserkraftwerk TW 100 an der Singold**

PLANZEICHNUNG:
BAUWERKZEUG:

**Eichpfahl
Detailplan**

PROJEKT NR.:
PROJEKT NR.: **176_Kraftwerk Protzmann**

MASSSTAB:
SCALE: **1 : 20**

BEARBEITET:
PROJEKTANT:
GEZEICHNET:
DRAWN BY:
GEPRÜFT:
CHECKED BY:
FISCHER, Dipl.-Ing. (FH)

DATUM:
DATE:
06.12.2014

Möldersstraße 9, D - 89340 Leipheim
Tel.: +49(0)8221/369876-0, Fax: +49(0)8221/369876-9
eMail: info@rn-fischer.com www.rn-fischer.com

ZEICHNUNG NR.:
DRAWING NO.: **3.3**